




**Bauantrag MUEG - Errichtung einer
Eigenverbrauchstankstelle**
Am Standort 04463 Großpösna OT Störmthal (VEZ I),
Am Westufer 1
Maßstab 1 : 15 000

200 0 200 400 600 800 m

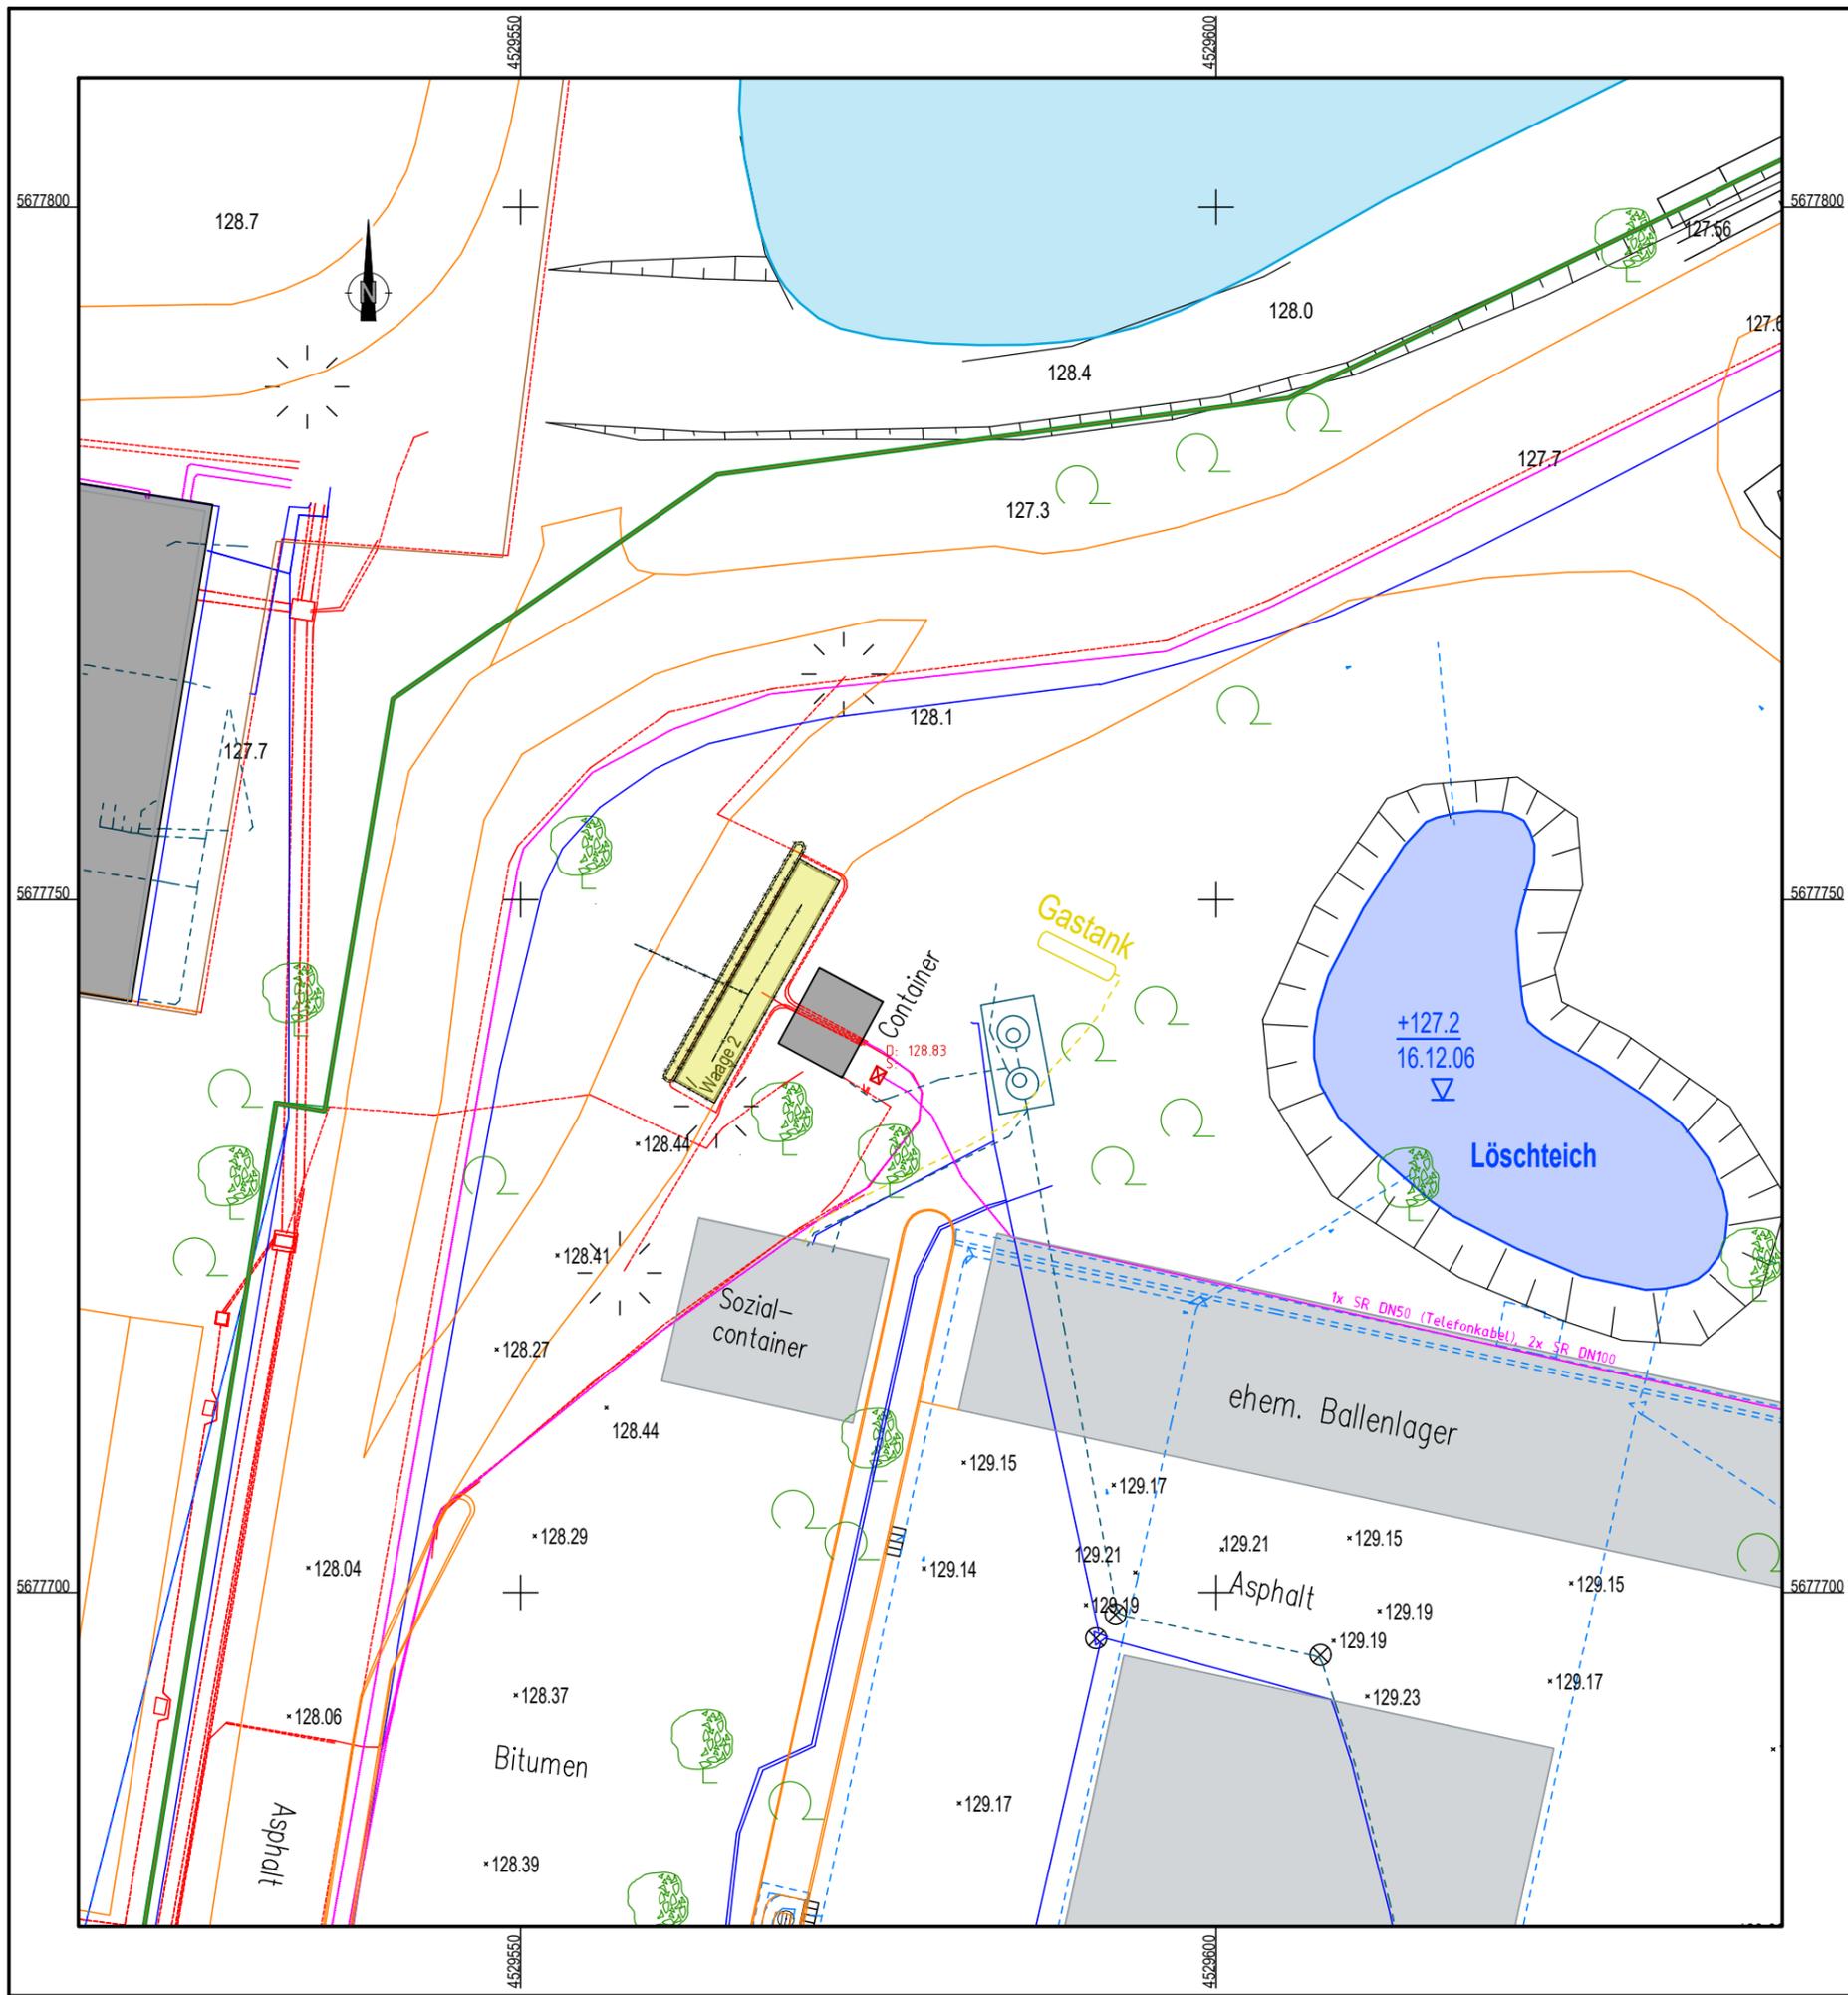

LEGENDE

- Liegenschaftsgrenze MUEG
- Flurstücksgrenzen
- Straßen und Wege
- - - Telefonleitung
- Trinkwasserleitung
- - - Oberflächenentwässerung
- - - Elektroleitung
- vorhandene Bebauung
- Löschteich
- Rückbau vorhandene Waage 2 und Fahrbahnteiler
- - - x - - - x - - - Rückbau vorhandene Entwässerungsleitung Waage 2

0	Erstausgabe	25.11.2022	SPE	SPE
Rev.	Bezeichnung	Datum	Erstellt	Geprüft


MUEG Mitteldeutsche Umwelt- und Entsorgung GmbH
Geiseltalstraße 1 - 06242 Braunsbedra - Tel.: 034633/41-0 - Email: info@mueg.de

Projekt: **Errichtung einer Eigenverbrauchstankstelle**
 Am Standort 04463 Großsöpsna OT Störmthal (VEZ I), Am Westufer 1
 Bauantrag

Titel: **Teillageplan**
 Rückbau Waage

Kapitel: -	Anlage: 4	Maßstab: 1: 500	
Aufmaß: -	Quelle:	Datum	24.11.2022
Lage: -		Erstellt	Sperlich
Höhe: -		Bearbeitet	Sperlich
Zeichnungs-Nr.: 22ESH01-MLF-0016_A4-Rev.0++Rückbau		Geprüft	

Diese Zeichnung darf nur zu dem vorgesehenen Zweck benutzt werden. Eine Weitergabe an Dritte oder eine Verwendung für andere Zwecke ist ohne unsere Genehmigung nicht erlaubt.

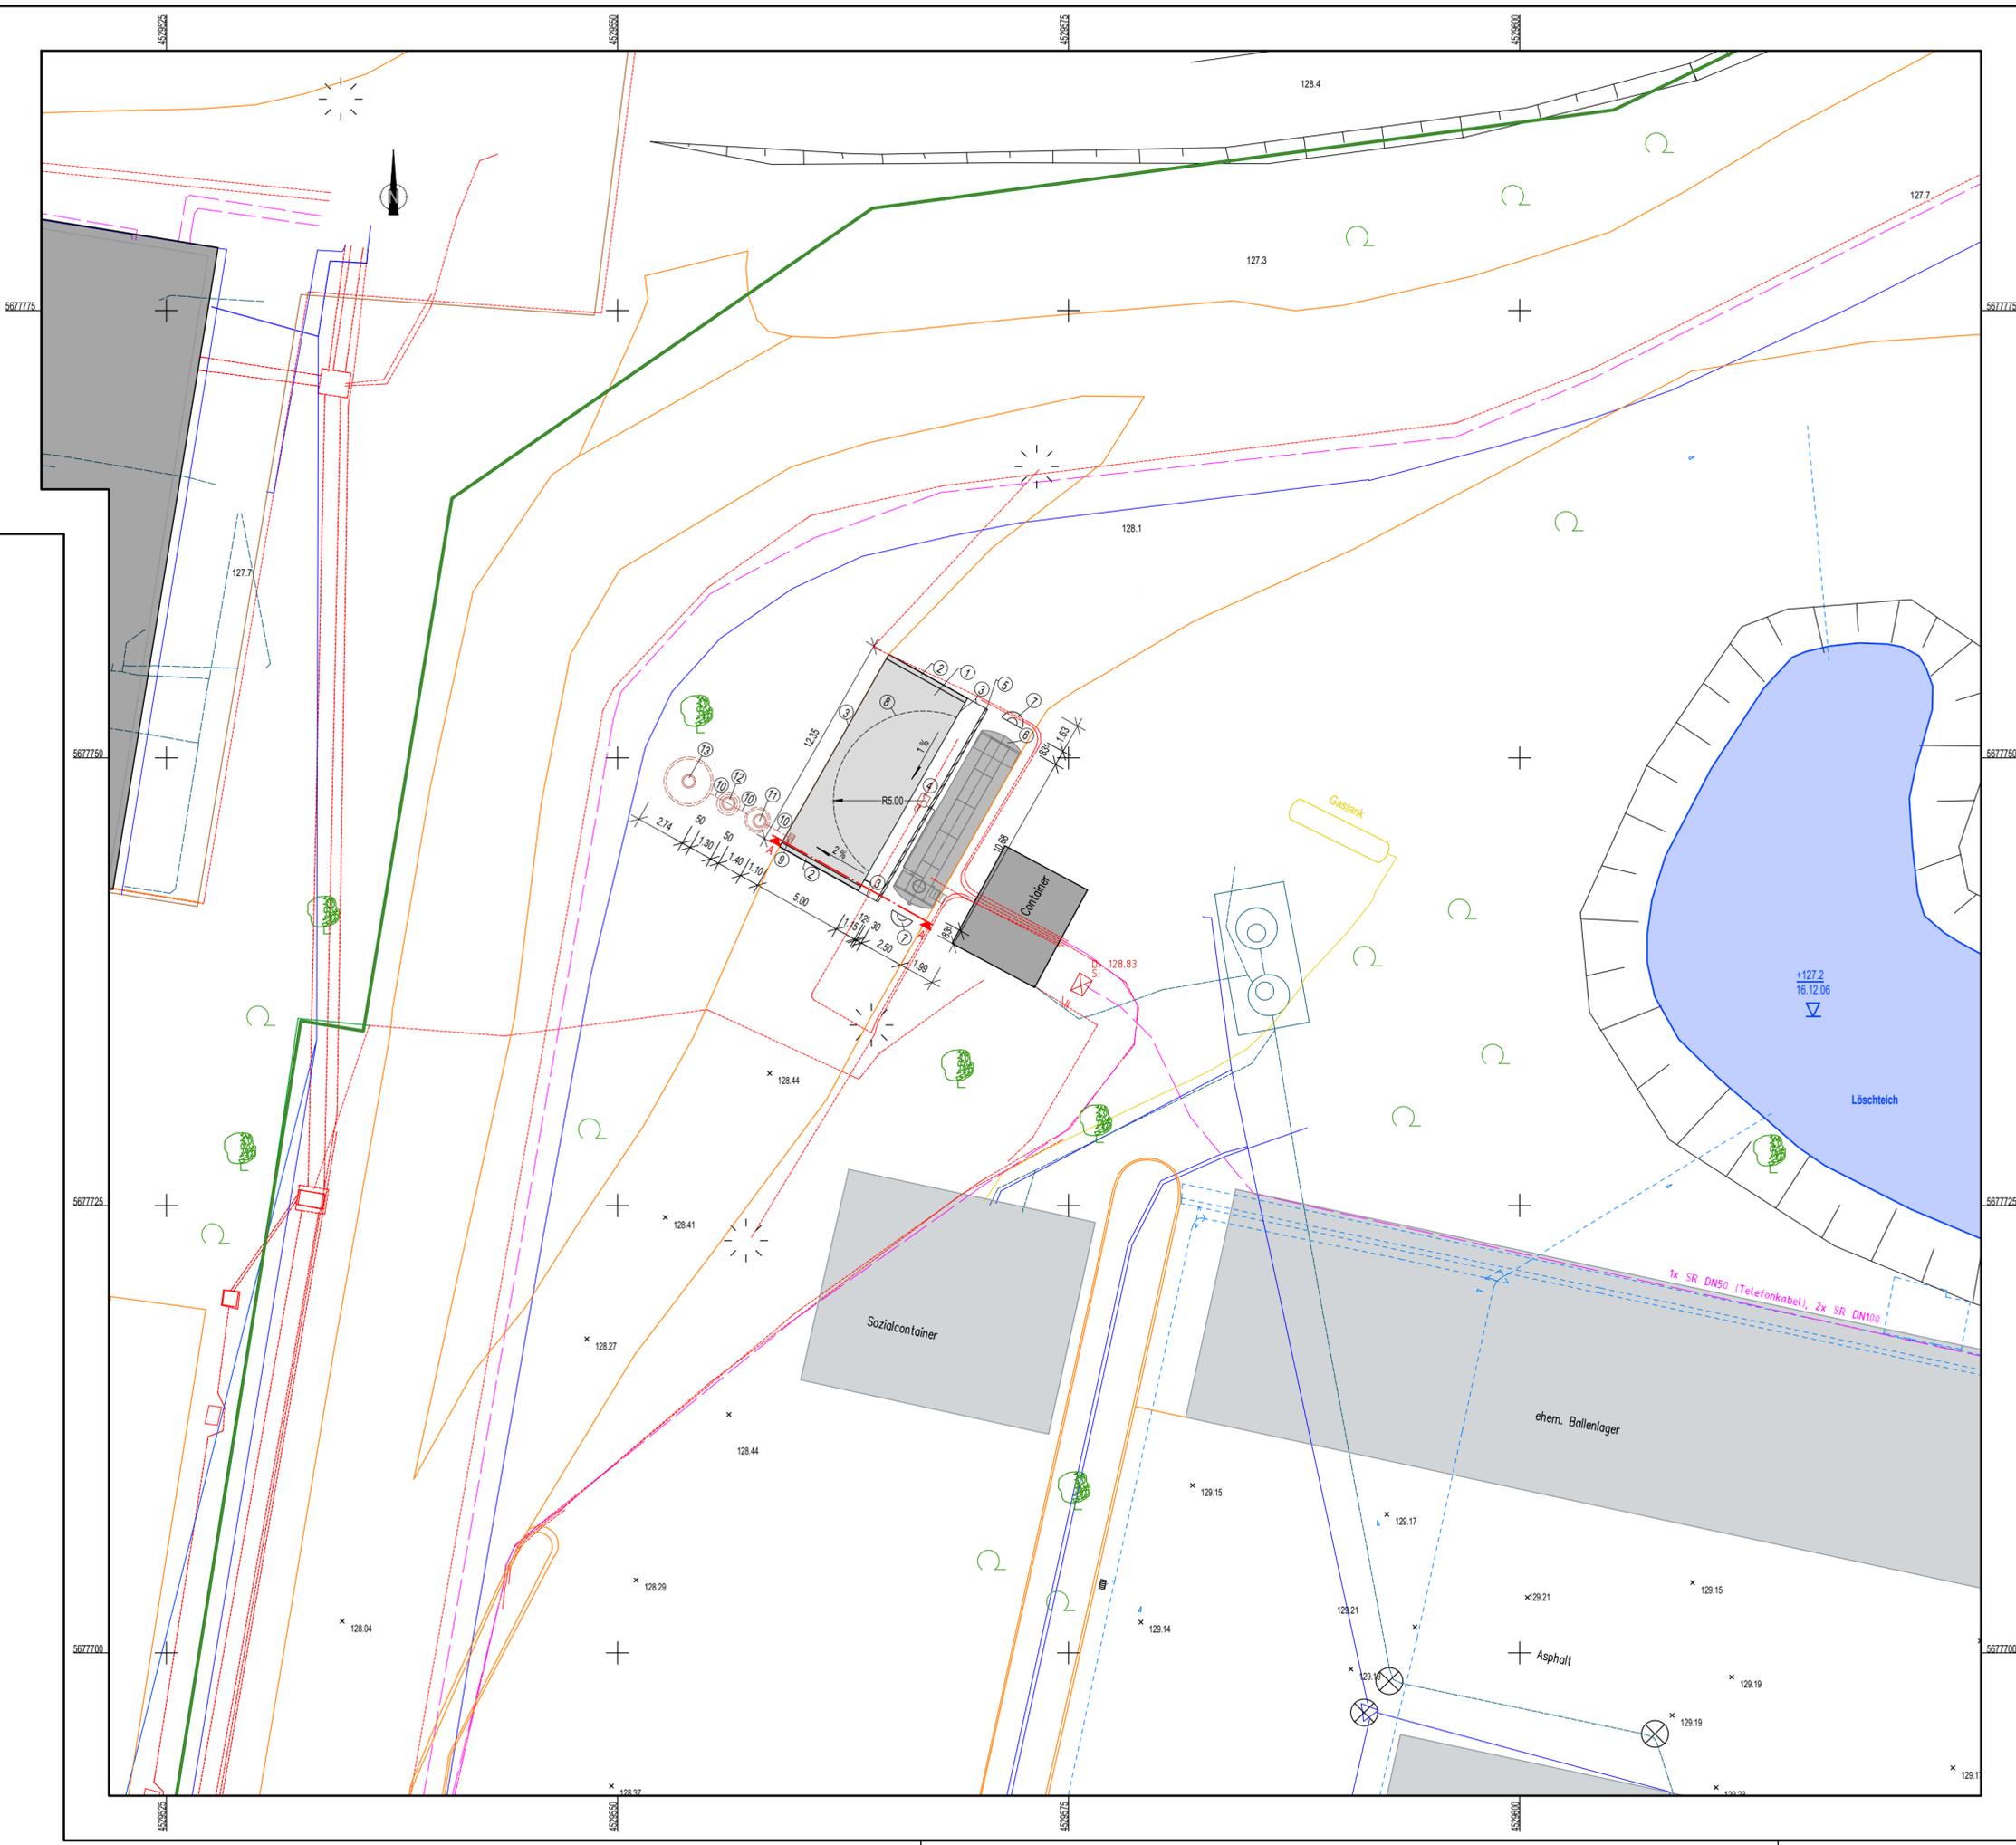


LEGENDE

- Liegenschaftsgrenze
- Flurstücksgrenzen
- ① Tankflächenbefestigung
- ② Beton-Absenkrinne
- ③ Hochbord
- ④ Zapfsäule
- ⑤ Spritzschutzwand aus Stützwinkelementen, h = 1,00 m
- ⑥ Stahl-Lagerbehälter 50.000 l
- ⑦ Kegelpoller Typ II, grau, als Anfahrerschutz
- ⑧ Wirkungsbereich
- ⑨ Straßeneinlauf
- ⑩ neue Entwässerungsleitung Tankstelle, DN 150
- ⑪ Abscheider mit Schlammfang NeutraCom NS 3-650
- ⑫ Probennahmeschacht NeutraCheck
- ⑬ abflussloses Rückhaltebecken NeutraSed 10.000 l
- vorhandene Bebauung
- Löschteich
- Straße und Wege
- - - Telefonleitung
- - - Elektroleitung
- Trinkwasserleitung
- - - Schnitzwasserleitung
- - - Oberflächenentwässerung
- Böschung
- Straßeneinlauf
- Schacht
- 128.44 Höhen


0	Erstausgabe	28.11.2022	SPE	SPE	
Rev.	Bezeichnung	Datum	Erstellt	Geprüft	
MUEG Mitteldeutsche Umwelt- und Entsorgung GmbH <small>Geiselstraße 1 - 06242 Braunsbedra - Tel.: 034633 411-0 - Email: info@mueg.de</small>					
Projekt: Errichtung einer Eigenverbrauchstankstelle Am Standort 04463 Großsöpsna OT Stormthal (VEZ I), Am Westufer 1 Bauantrag					
Titel: Teillageplan Tankstelle					
Kapitel: -	Anlage: 4	Maßstab: 1:250			
Aufmaß: -	Quelle: -	Datum: 25.11.2022			
Lage: -		Erstellt: Sperlich			
Höhe: -		Bearbeitet: Sperlich			
Zeichnungs-Nr.: 22ESH01-MLF-0017_A5-Rev.0+Tiplan Tankstelle		Geprüft:			
Diese Zeichnung darf nur zu dem vorgesehenen Zweck benutzt werden. Eine Weitergabe an Dritte oder eine Verwendung für andere Zwecke ist ohne unsere Genehmigung nicht erlaubt.					

Schnitt A-A

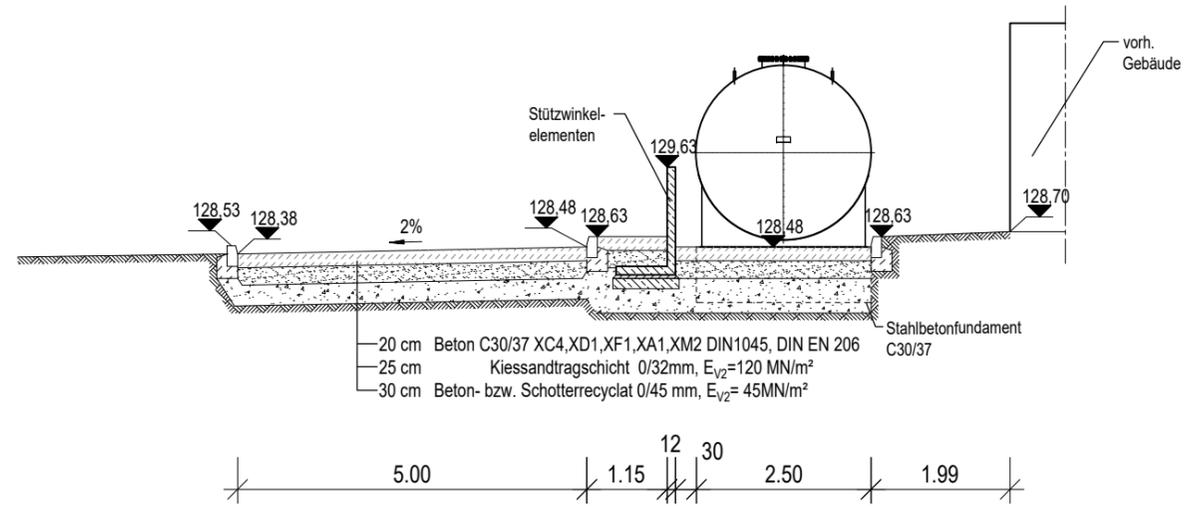


Höhenbezug: Geländehöhe des Geländes am vorhandenen Gebäude = 128,70 m ü. NHN

Ansicht von Westen

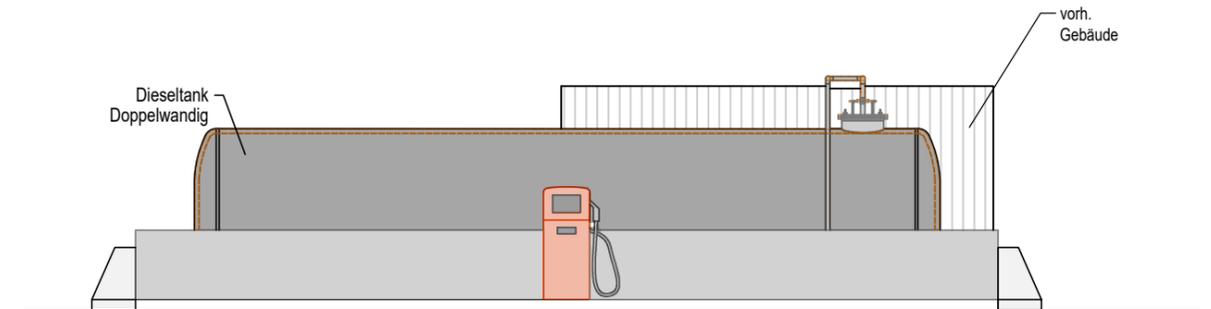

Ansicht von Süden

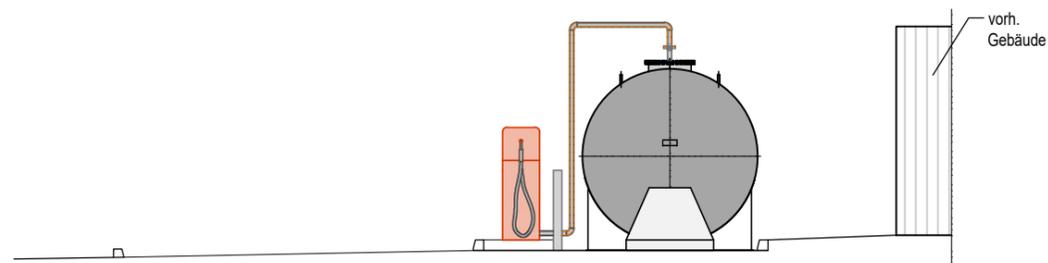

Rev.	Bezeichnung	Datum	Erstellt	Geprüft
0	Erstausgabe	30.11.2022	SPE	SPE

MUEG Mitteldeutsche Umwelt- und Entsorgung GmbH
Geiseltalstraße 1 - 06242 Braunsbedra - Tel.: 034633/41-0 - Email: info@mueg.de

Projekt: **Errichtung einer Eigenverbrauchstankstelle**
 Am Standort 04463 Großspönsa OT Störmthal (VEZ I), Am Westufer 1
 Bauantrag

Titel: **Schnitt A-A und Ansichten**
 Tankstelle

Kapitel: -	Anlage: 6	Maßstab: 1:100
Aufmaß: -	Quelle:	Datum: 29.11.2022
Lage: -		Erstellt: Sperlich
Höhe: -		Bearbeitet: Sperlich

Zeichnungs-Nr.: **22ESH01-LLF-0002_A6-Rev.0++Schnitt+ Ansichten**

Diese Zeichnung darf nur zu dem vorgesehenen Zweck benutzt werden. Eine Weitergabe an Dritte oder eine Verwendung für andere Zwecke ist ohne unsere Genehmigung nicht erlaubt.